


OBJAŚNIENIA

- U/UTP 4x2x0.5 kat.5e
- W-NOTKSd 2J
- Trisept Plus Dca
- gniazdo RJ45 kat.5e poprzez tablicę TT

wyposażenie szafy		
1.	panel wentylacyjny	szt.1
2.	24x SC/APC Duplex	szt.2
3.	taca zapasu	szt.2
4.	24x RJ45 kat. 5e	szt.4
5.	taca zapasu	szt.4
6.		
7.		
8.	panel zasilania	szt.1

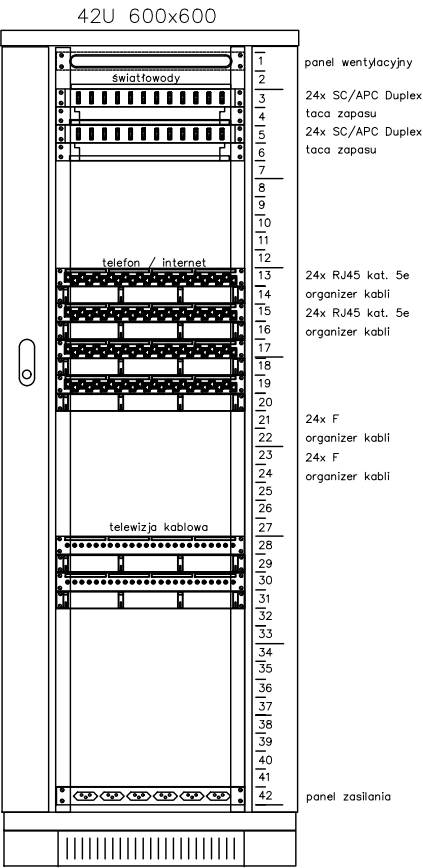

pom. teletechniczne

UWAGA: WSZELKIE PRAWA AUTORSKIE DO NINIEJSZEGO OPRACOWANIA SĄ ZASTRZEŻONE. KOPLOWANIE, ROZPOWISZCZANIE LUB INNE DZIAŁANIA WYMAGAJĄCE ZGODY WŁAŚCICIELA SĄ ZABRONIONE. (DZ.U. 2019/41 poz.85 art.115-116.)	PRACOWNIA PROJEKTOWA M E D E S		Nr rysunku
	86-005 Białe Błota ul. Centralna 20    tel/mobil 694424455		E19
	BRANŻA	ELEKTRYCZNA	DATA
	TYTUŁ RYSUNKU	SCHEM. SZAFY IT	05.06.2023
	INWESTYCJA	Budowa budynku Collegium Anatomicum na dz. o nr ew. 38/43 w Elblągu przy ul. Lotniczej, obr. 23	
	INWESTOR	Akademia Medycznych i Społecznych Nauk Stosowanych w Elblągu ul. Lotnicza 2, 82-300 Elbląg	SKALA 1:100
	FUNKCJA	IMIĘ I NAZWISKO	PODPIS
	PROJEKTOWAŁ	mgr inż. Paweł Michalski	
		Uprawnienia budowlane do projektowania i kierowania robotami budowlanymi architektonicznej do projektowania bez ograniczeń	
	SPRAWDZAŁ	inż. Aleksander Michalski	
		Uprawnienia budowlane do projektowania i kierowania robotami budowlanymi architektonicznej do projektowania bez ograniczeń	
	NR UPRAWNIENI		KT-II-7342-97/98