


RZUT PARTERU
Skala 1:100

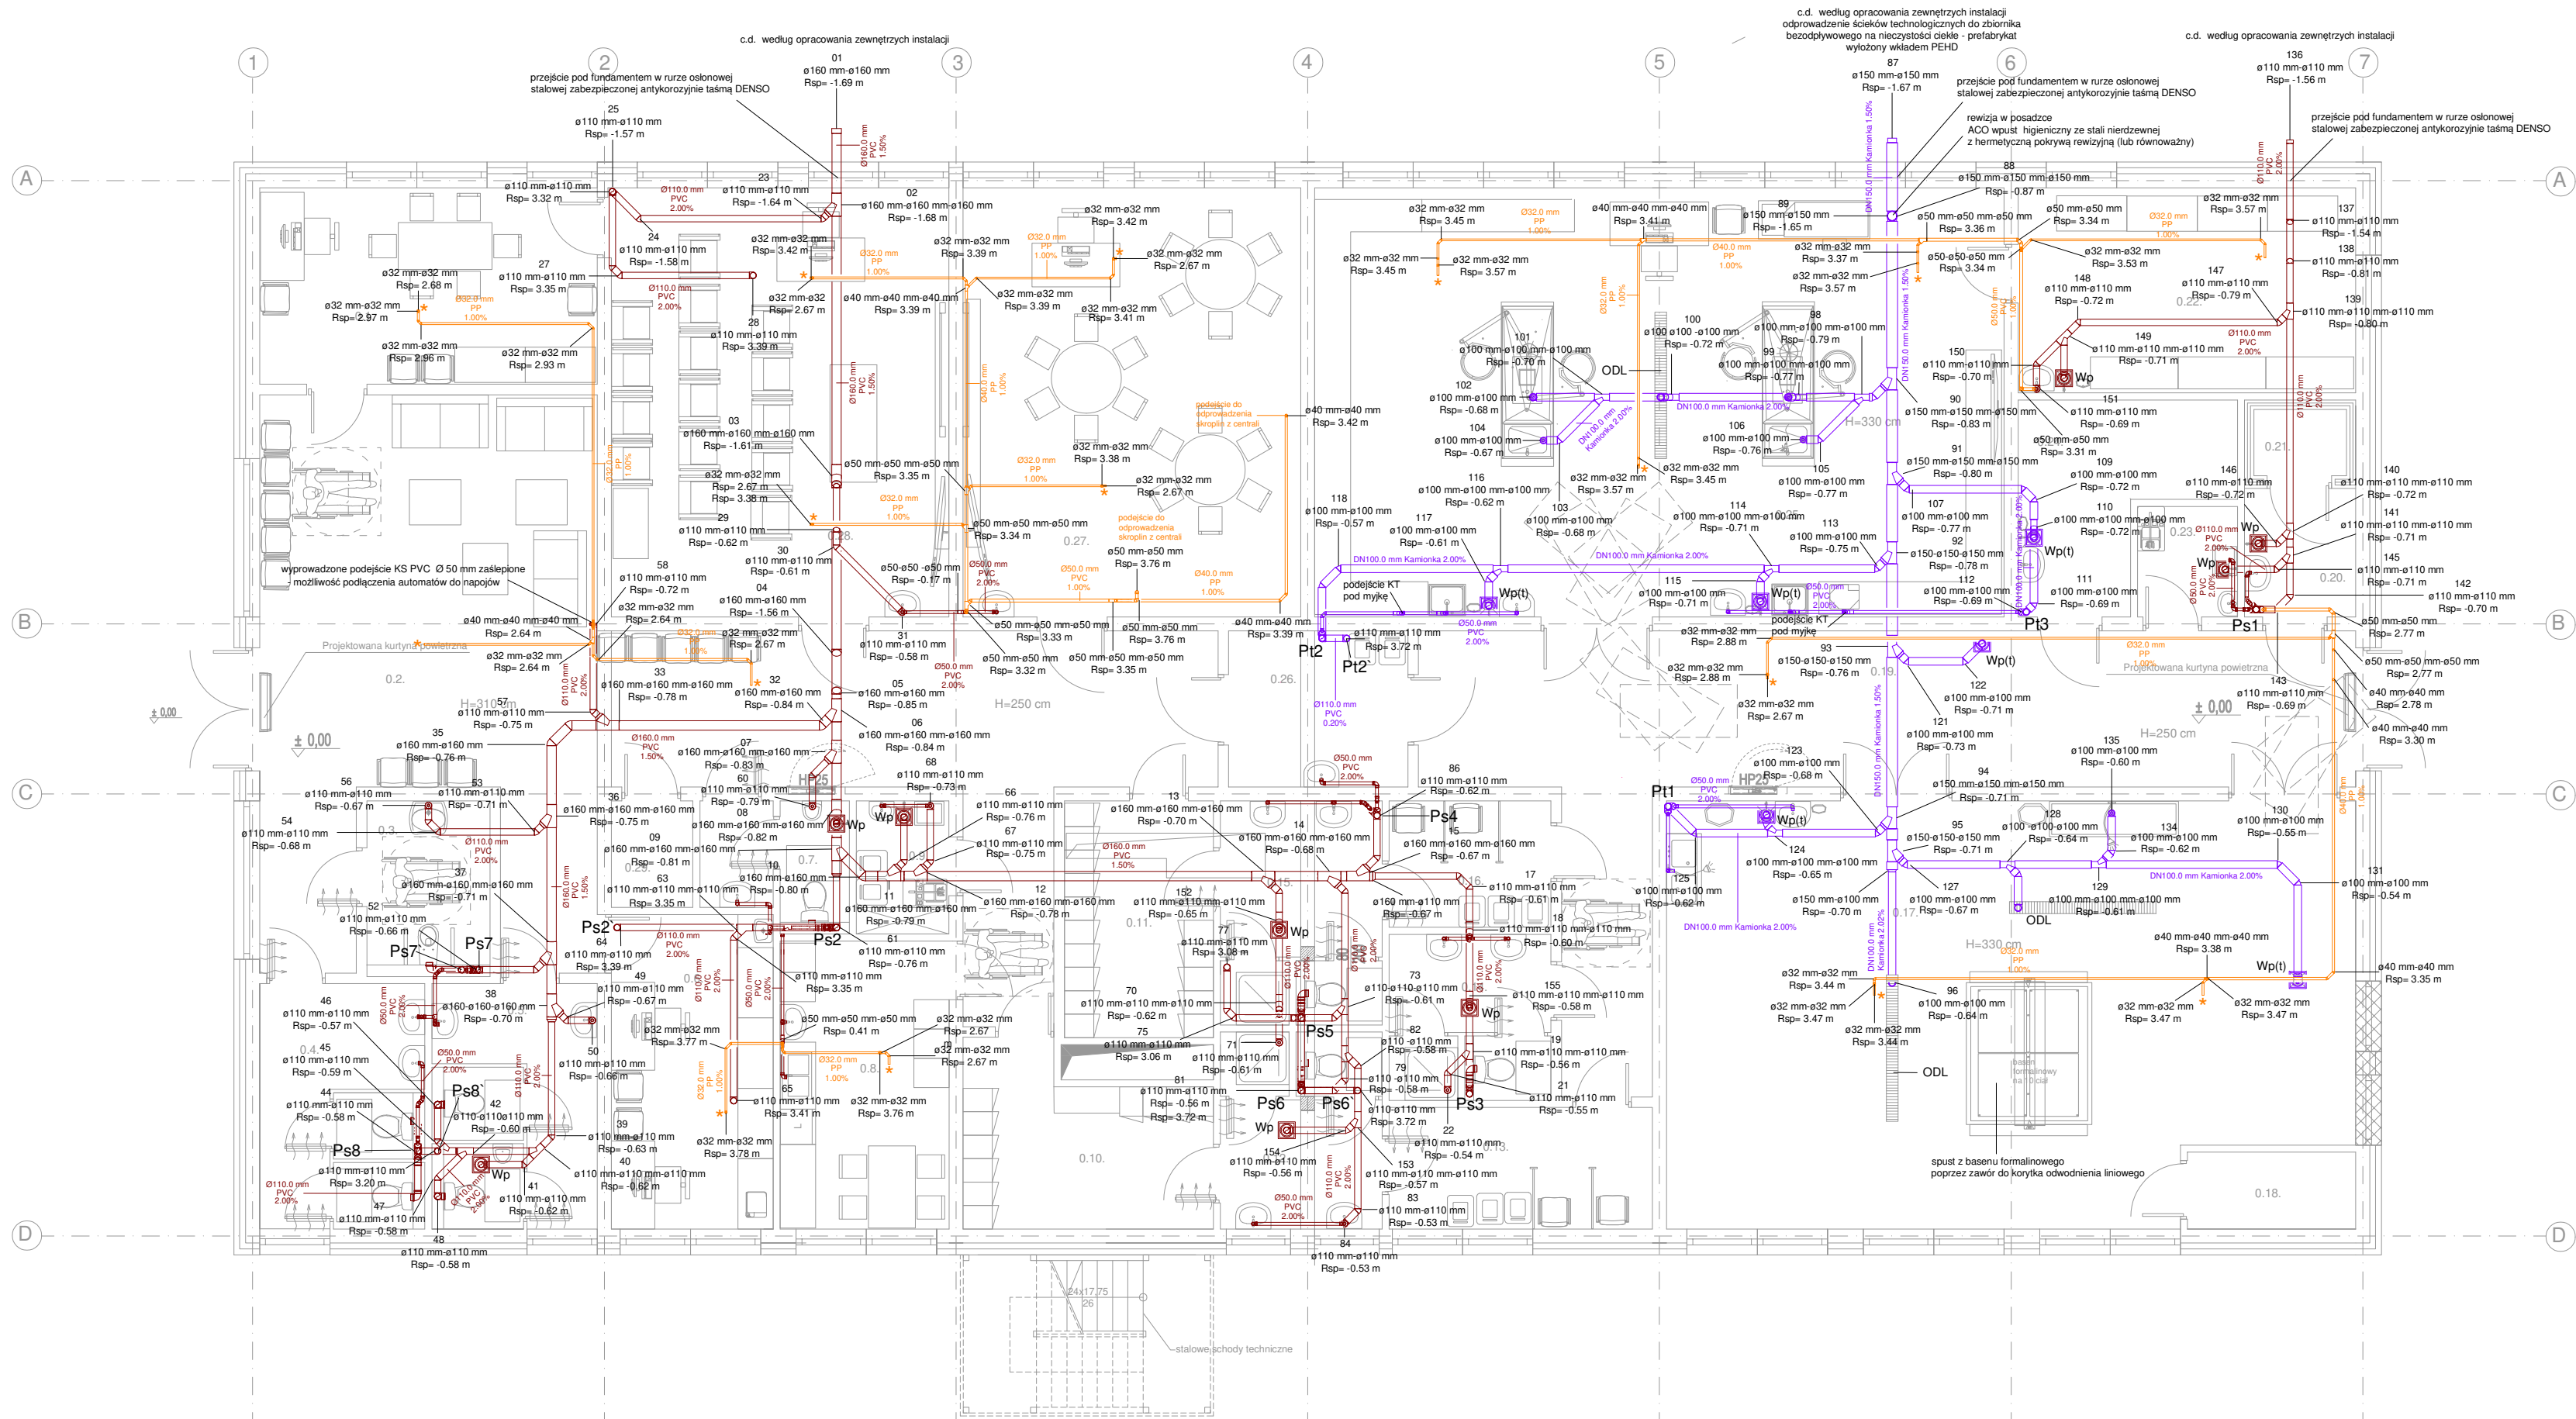

LEGENDA

- Proj. instalacja kanalizacji sanitarnej
Proj. instalacja kanalizacji technologicznej
Proj. instalacja skroplin
Ps... Proj. pion kanalizacji sanitarnej
Pt... Proj. pion kanalizacji technologicznej

Wp Wpust podłogowy ze stali nierdzewnej z odpływem pionowym DN50 i DN100 - pomieszczenia gospodarcze, ruszt perforowany, blokada zapachowa (syfon)

Wp(t) Wpust podłogowy higieniczny jednoczęściowy ze stali nierdzewnej z odpływem pionowym, ruszt antypoślizgowy, kosz osadczy i blokada zapachowa (syfon) - ACO lub równoważny

ODL Kanał odwodnienia liniowego higieniczny ACO HigienFirst ze stali nierdzewnej z odpływem pionowym DN100, ruszt płytowy (lub równoważny) , blokada zapachowa (syfon)

★ Proj. podejście skroplin pod klimatyzatory stanowiące opracowanie c.o. - podejście dostosować do wysokości podwieszenia urządzenia. Urządzenie wyposażać w pompki skroplin. Włączenie w układ kanalizacji sanitarnej poprzez syfon - lokalizacja syfonu przed trójnikiem włączeniowym

UWAGA PROJEKTOWA:

1. PODEJŚCIA KANALIZACJI TECHNOLOGICZNEJ DLA POSZCZEGÓLNYCH URZĄDZEŃ WYKONAĆ ZGODNIE Z WYTYCZNYMI PROJEKTU TECHNOLOGII
2. PRZEJŚCIE PRZEZ PRZEGRODY ODDZIELENIA POŻAROWEGO WYKONAĆ O KLASIE ODPORNOŚCI OGNIOWEJ TAKIEJ JAK PRZEGROD.

PRACOWNIA PROJEKTOWA M E D E S		Nr rysunku
86-005 Białe Błota ul. Centralna 20 tel/mobil 694424455		S002
BRANZA	SANITARNA	DATA
TYTUŁ RYSUNKU	RZUT PARTERU - INSTALACJA KANALIZACJI	31.08.2023
INWESTYCJA	Budowa budynku Collegium Anatomicum na dz. o nr ew. 38/43 w Elblągu przy ul. Lotniczej, obr. 23	
INWESTOR	Akademia Medycznych i Społecznych Nauk Stosowanych w Elblągu ul. Lotnicza 2, 82-300 Elbląg	SKALA 1:100
FUNKCJA	IMIĘ I NAZWISKO	PODPIS
PROJEKTOWAŁ	mgr inż. Przemysław Tkaczuk uprawnienia budowlane w specjalności instalacyjnej do projektowania bez ograniczeń	
	NR UPRAWNIENI KUP/0154/POOS/09	
SPRAWDZAŁ	mgr inż. Marcin Kosieniak uprawnienia budowlane w specjalności instalacyjnej do projektowania bez ograniczeń	
	NR UPRAWNIENI KUP/0148/POOS/08	

UWAGA: WZGLĘDNE PRZEWIDUJĄCE ODDZIAŁYWANIE DŁUGOTERMINOWE PRACOWNIA PROJEKTOWA M E D E S